

# RZUT WEWNĘTRZNYCH INSTALACJI WOD-KAN


## PRZYZIEMIE

STANOWISKO WYKONAWCY  
77-400 ŻŁOTÓW  
724V



pion kanalizacyjny K1 z wywiewką na dachu

woda z istniejącej w części mieszkalnej we wnętrzu instalacji wodociągowej

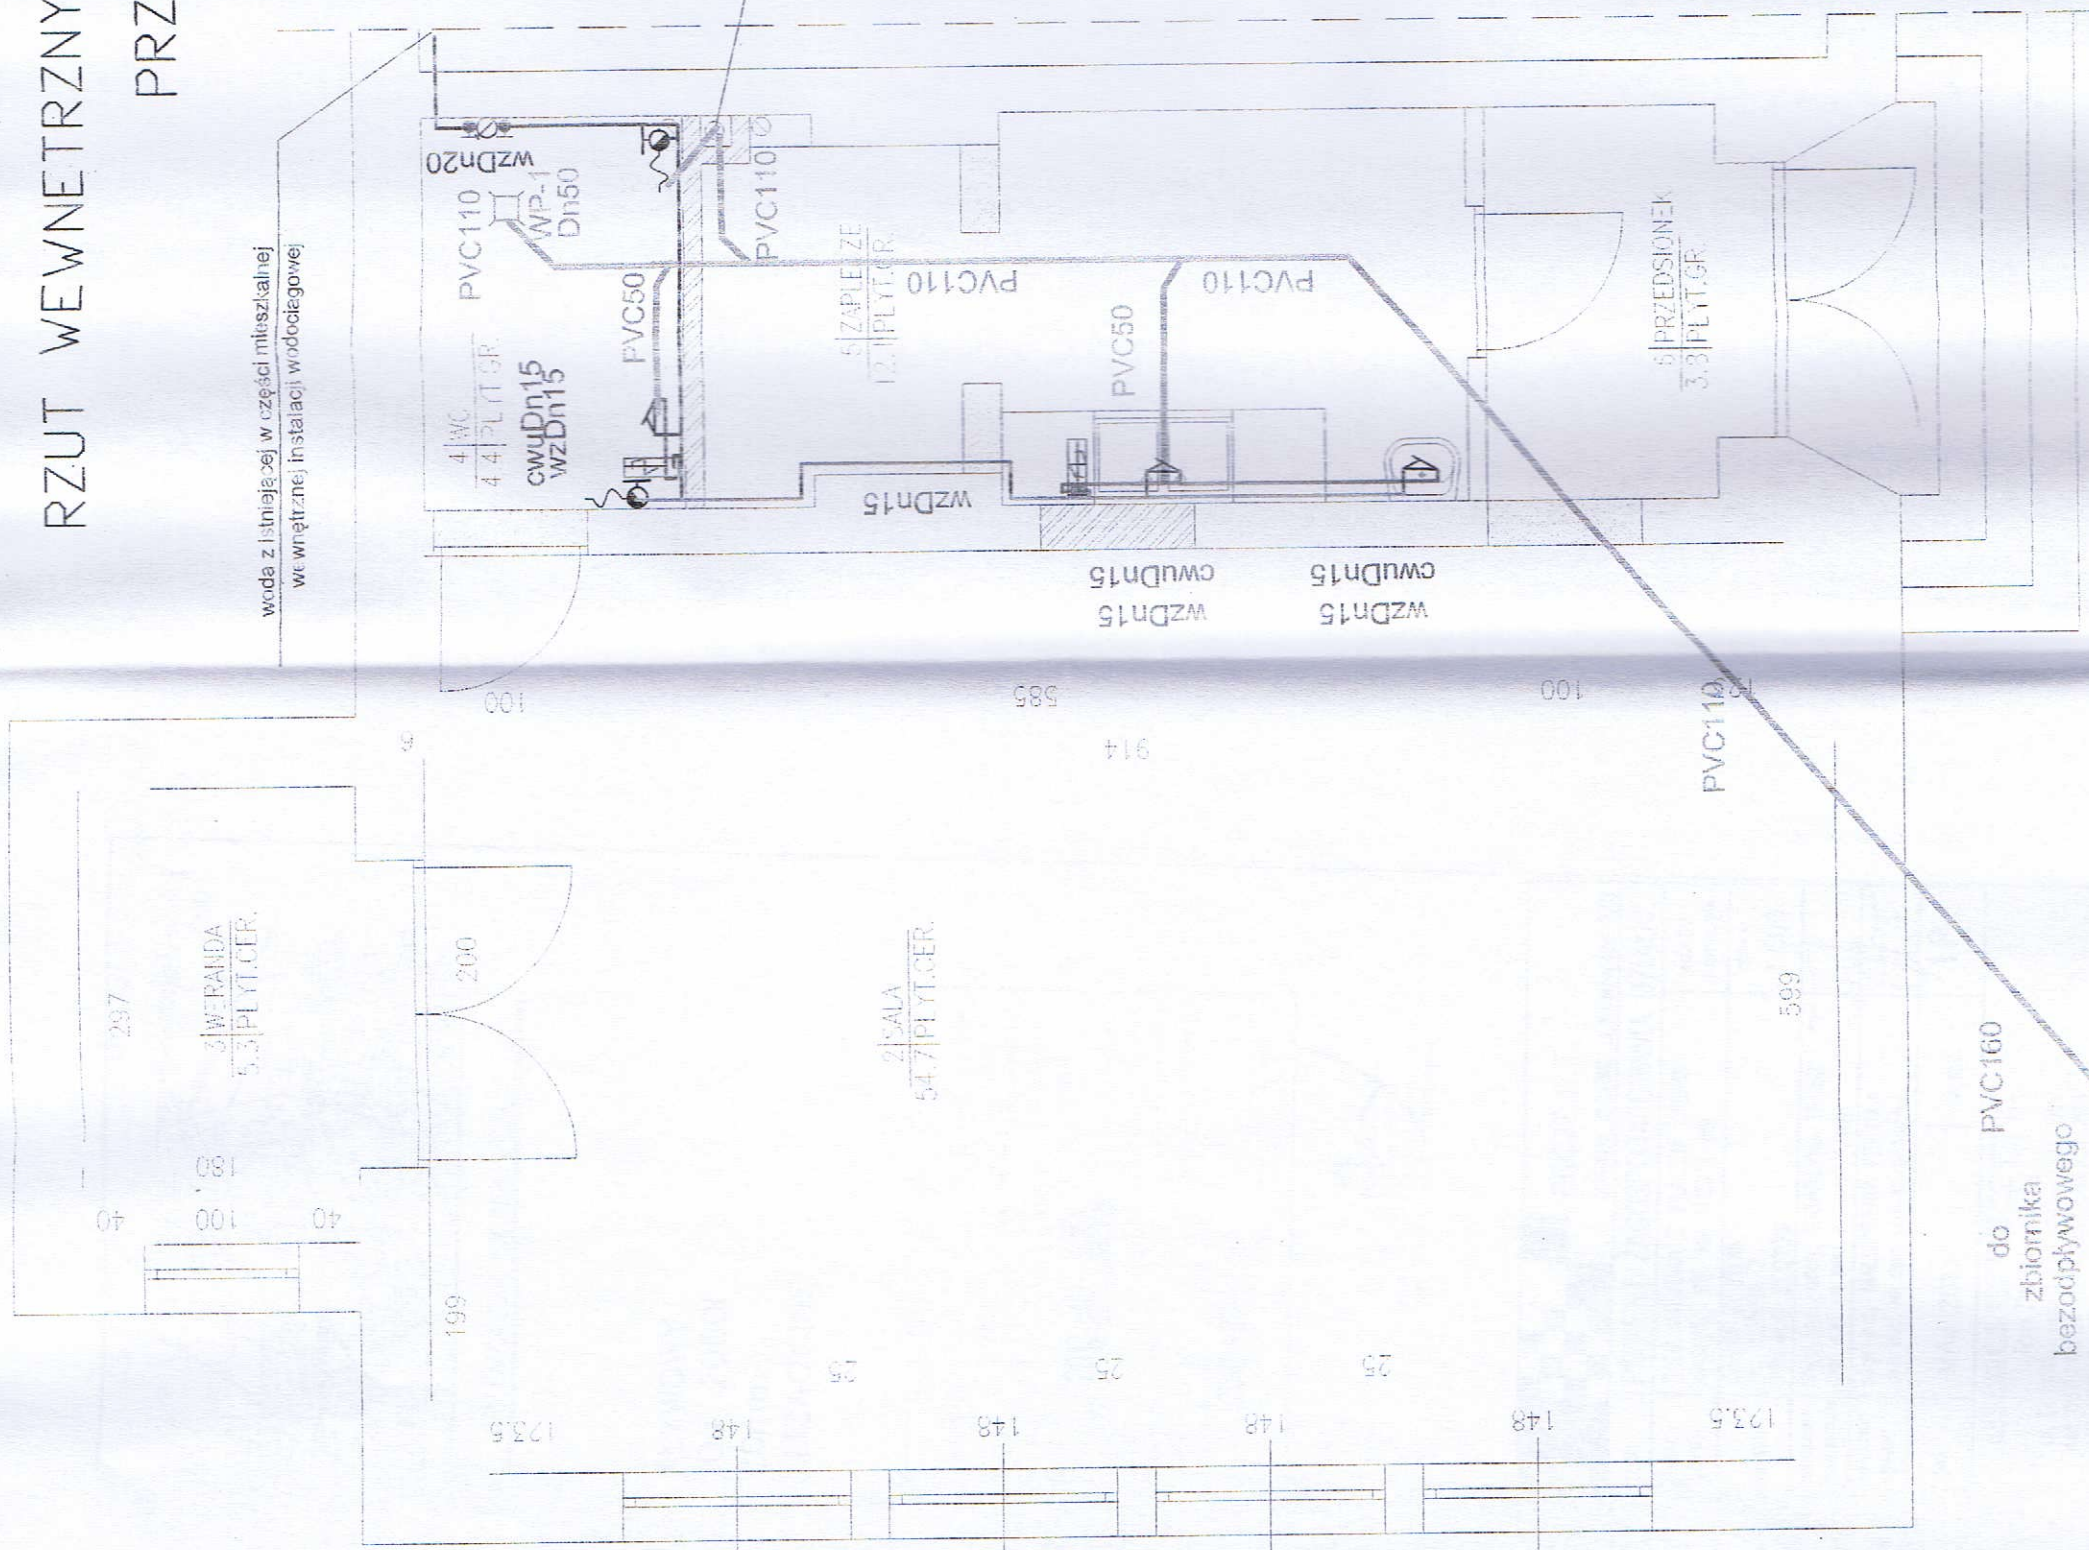

SZCZEGÓL OFORMIOWANIA WODY - PODLICZNIK WODOMIERNICZOWY



### LEGENDA

- Bateria czerpalno z ruchomą wywiewką
- Kurek spustowy ze złączką do węża
- Nazwa: Przepływowy podgrzewacz wody-elektryczny
- Nazwa linii: przewód wody zimnej
- Nazwa linii: przewód wody ciepłej
- Nazwa linii: przewód kanalizacyjny
- WP-1 wpust podłogowy

**PROJE.K.T.**  
77-400 ŻŁOTÓW, ul. Wierbkowicza 1/8

TEMAT:	RZUT WEWNĘTRZNYCH INSTALACJI WOD-KAN	
OBIEKT:	SALA WIEJSKA	BRANŻA: SANITARNIA
ADRES:	WAŚOSZ, GMINA ŻŁOTÓW DZIAŁKA NR. 105/5	
INWESTOR:	GMINA ŻŁOTÓW UL. LEŚNA 8 77-400 ŻŁOTÓW	SKALA: 1:50
PROJEKTANT:	mgr inż. Małgorzata Fertala projektant uprawiony do projektowania w zakresie instalacji wodociągowej, kanalizacyjnych, ciepłych i wentylacyjnych w pomieszczeniach mieszkalnych U.N. = 8345/1360/P.3 (C.DIAB. WKP. AS/0853/13)	
DATA:	MA 2013	AR RYS.

do PVC160  
zbiornika  
bezodpływowego