

# LEGENDA

PROJ. RUROCIĄG SIECI TŁOCZNEJ ŚCIEKÓW SANITARNYCH,  
PE110, L=2240m (przewietrzeniem sterowanym poziomym) (przewietrzeniem sterowanym poziomym)  
w tym 112,5m rury PEDN110 preizolowane w osłonie rury stalowej podwieszanej)

## Kopia mapy zasadniczej do celów projektowych

skala 1:1000

Powiat: Złotów  
J. ewidencyjna: gm. Złotów  
Obręb: 0072 - Buntowo  
0071 - Buntowo

Woj. wielkopolskie  
Arkusze: 343,443,134, 132, 141, 084, 082, 081, 033  
działki nr: 149, 44/6, 151/4, 44/7, 161, 154/1,  
154/2, 176, 44/5, 360/1, 360/2 w Bługowie,  
129, 107, 42, 48, 73, 74, 71, 78/1, 324, 356, 379/1 w Buntowie  
Mapa aktualna na dzień: 31.08.2015 r.  
Układ współrzędnych płaskich 1965/3,  
Pionowych: Kronsztadt 86  
Identyfikator zgłoszenia: GN-OD-6640.1151.2015  
ZUD: GN.6630.332.2014  
Zakres aktualizacji:

### Informacje dodatkowe:


Nie wyklucza się istnienia w terenie innych nie wskazanych  
na niniejszej mapie urządzeń podziemnych, które nie były  
zgłoszone do inwentaryzacji.

SG1 i SG2- Prawo przejęcia i przejazdu pasem gruntu - nie badano

Podświadczą się, że niniejszy dokument został  
opracowany w wyniku prac geodezyjnych  
i kartograficznych, których rezultaty zawiera operat  
techniczny wpisany do ewidencji materiałów  
państwowego zasobu geodezyjnego i kartograficznego  
**STAROSTA ZŁOTOWSKI**

*F 3031 2015 1255*  
2015-09-02  
(Identyfikator ewidencyjny materiału zasobu - ogólny techniczny)  
(Data wpisania operatu do ewidencji państwowego zasobu geodezyjnego i kartograficznego)


*[Podpis]*  
mgr inż. **Robert Zajączkowski**  
KIEROWNIK  
Powiatowy Urząd Geodezji i Dokumentacji  
(Imię, nazwisko, podpis osoby reprezentującej organ)

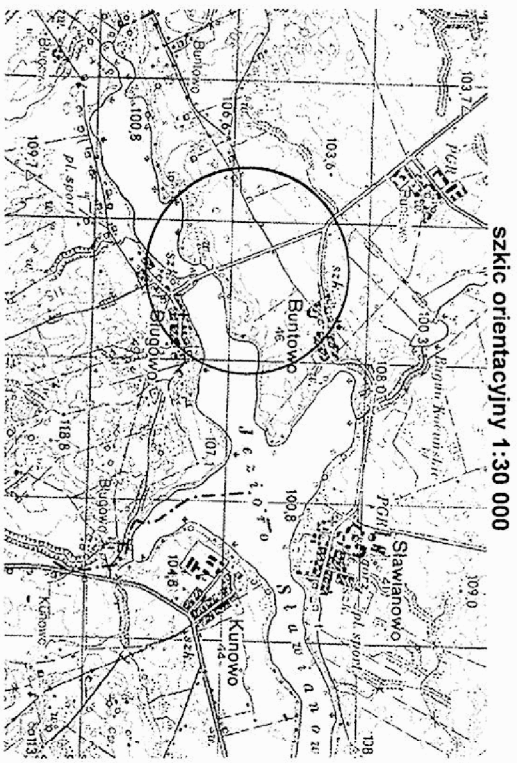

**GEO-KONCEPT**  
Dorota Wątyk  
Al. Piastów 26 7-400 ZŁOTÓW  
tel. 665 697 579  
NIP 7671665894 REGON 302586035

**JERZY WĄCIK**  
GEODETA UPRAWNIENY  
Świadczenie geod. nr 8350  
ul. Piastów 13/2 7-400 ZŁOTÓW  
tel. 604 233

Rurociąg podwieszony  
od STL22 do STL25  
rury PE DN110 preizolowane  
w osłonie rury stalowej,  
zawiesia co 6m (14szt.)  
wg rys. szczegółowego

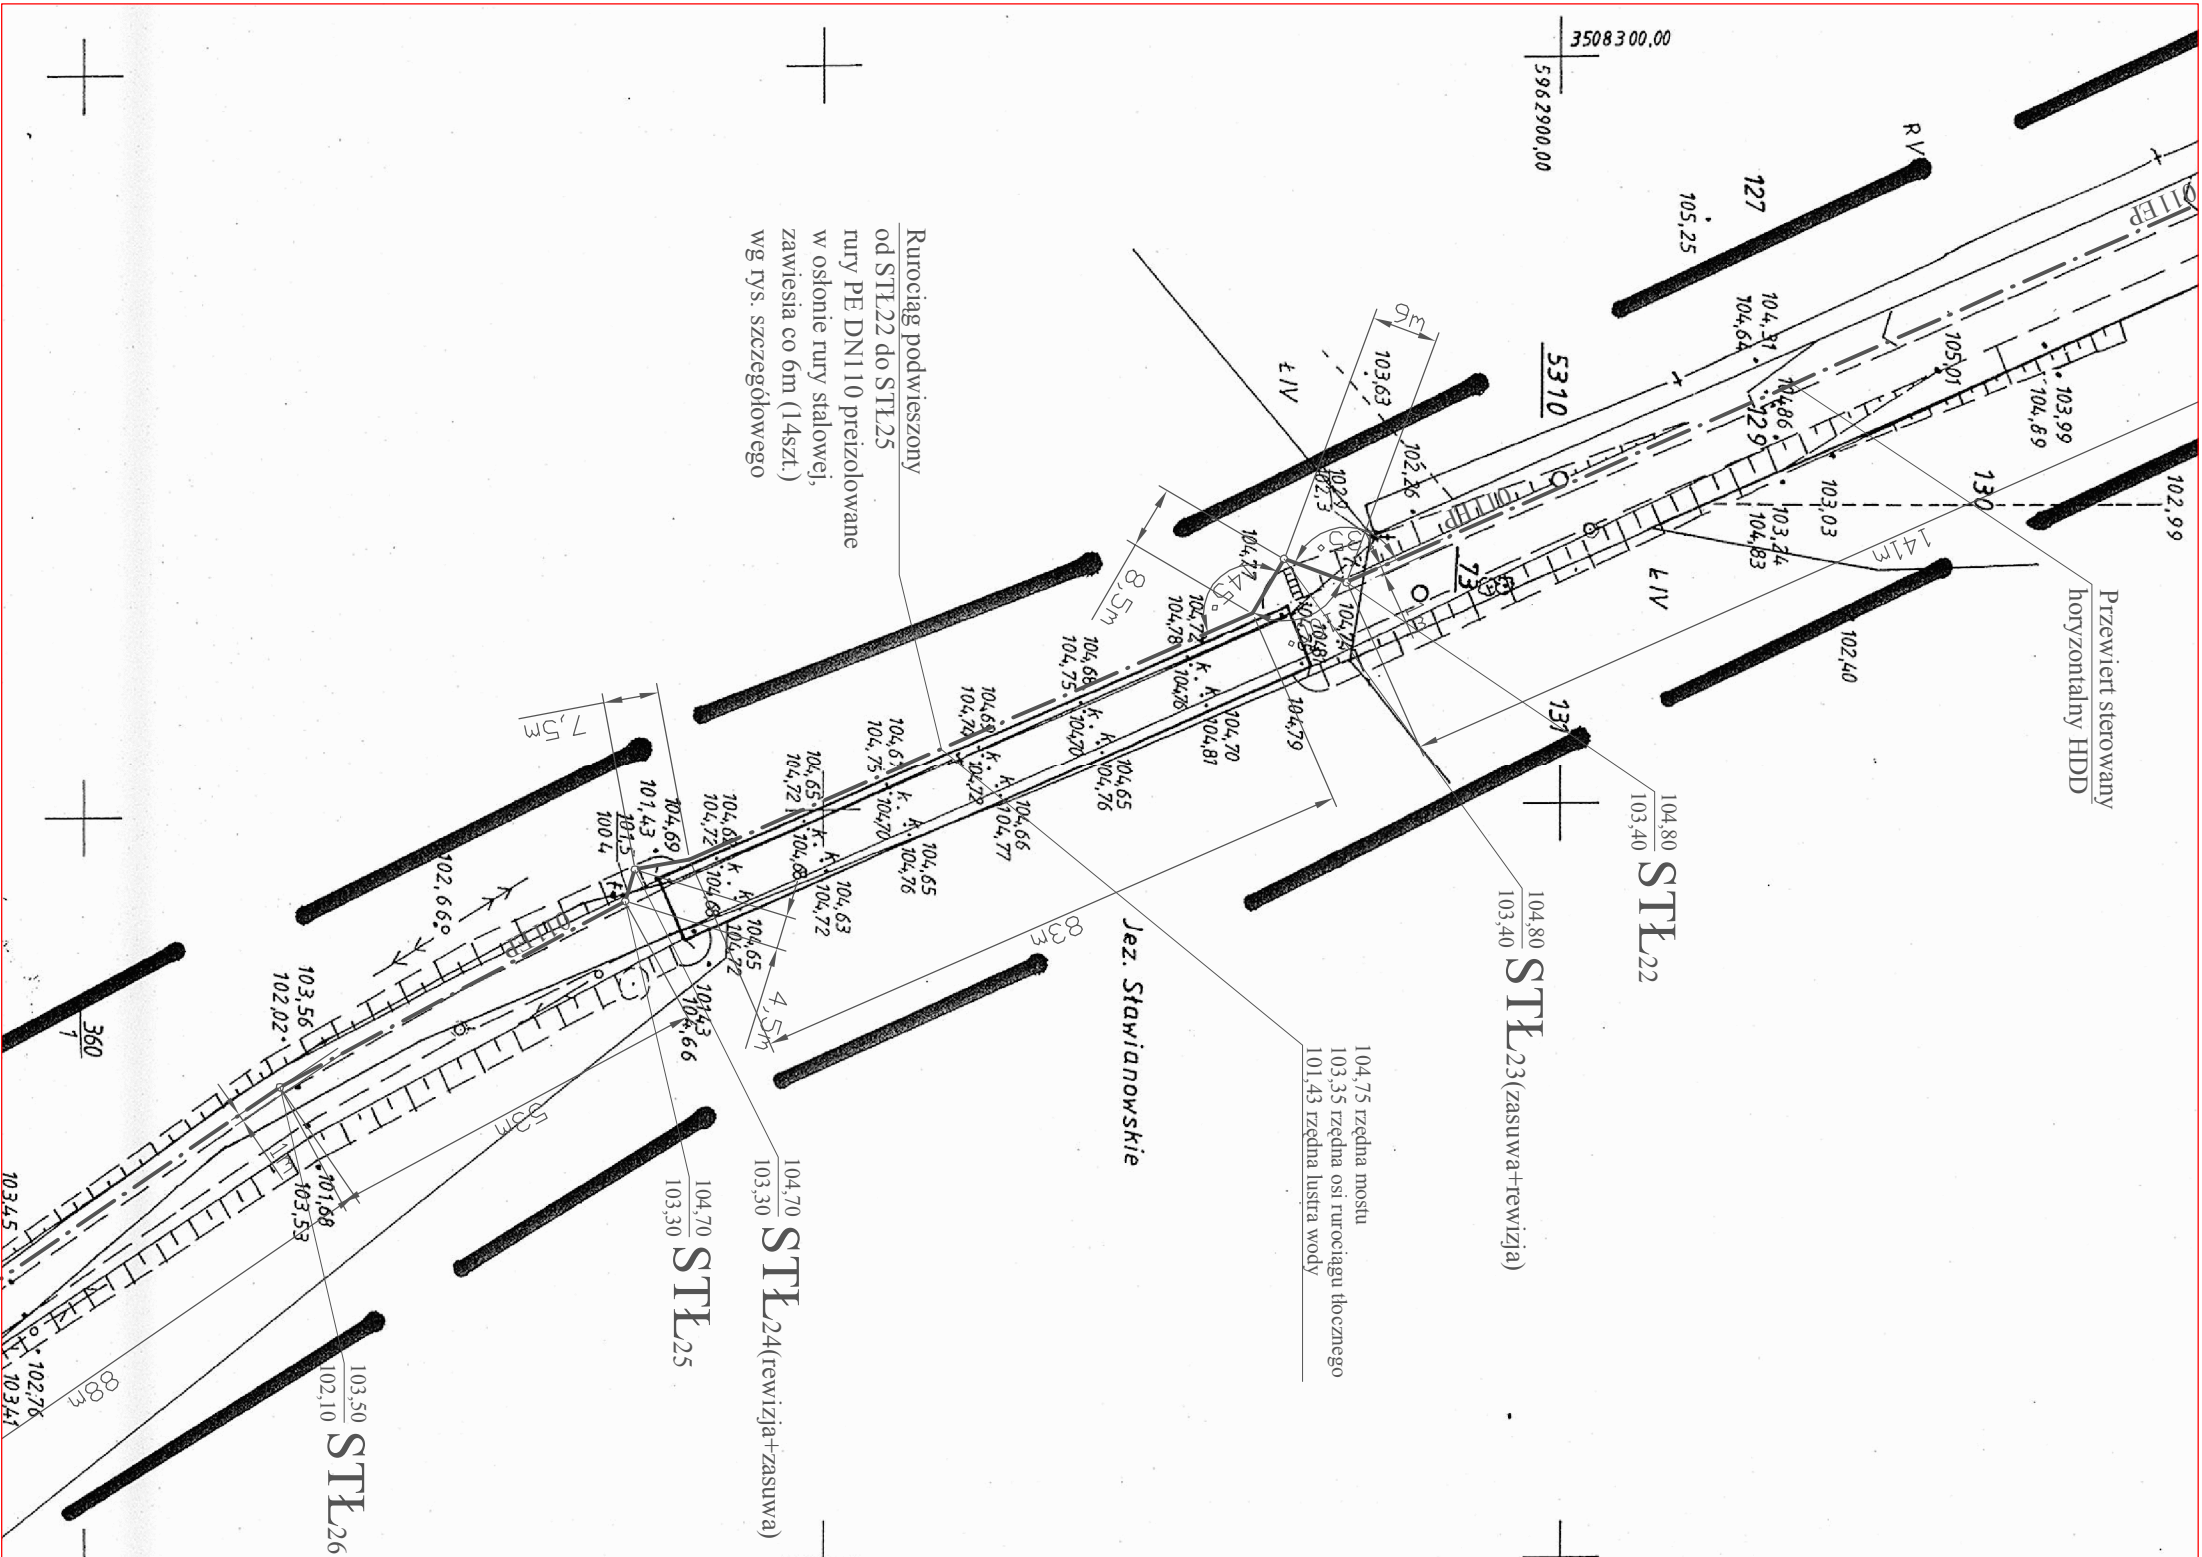

ZYGMUNT CHOCHOŁOWSKI 75-814 KOSZALIN ul. Szeroka 26/3	
OBIEKT	Sieć kan. sanitarnej grawitacyjnej oraz tłocznej z przepompowniami ścieków
ADRES	Teren zabudowy mieszkaniowej w m. Buntowo Gaj, Buntowo, Bługowo, gm. Złotów
INWESTOR	Gmina Złotów, ul. Leśna 7, 77-400 Złotów
Projekt zagospodarowania terenu sieci kan., tłocz. i przepompowni 1:1000	
Branża: SANITARNA KANALIZACYJNA	
Stadium opracowania: OPERAT WODNOPRRAWNY	
Projektował	Nr uprawnień
techn. Zygmunt	GT-V-63/77
Chochołowski	w zakresie sieci i instalacji
Podpis	ZOUB.ZAPIS/2644/01
Data oprac.	
2016/10	
Nr rys.	
1	