

Kopia magy zasadniczej do celów projektowych skala 1:1000

Pracownia: Zbiórka
Adres: ul. Żelazna 100, 01-650 Warszawa
Telefon: 22 634 11 11
Faks: 22 634 11 12
Strona WWW: www.zbiorka.pl


Wzrost: 1000
Skala: 1:1000
Projekt: 1000
Wzrost: 1000
Skala: 1:1000
Projekt: 1000

Informacje dodatkowe:
 Nie wyklucza się istnienia w terenie innych sieci wskazanych na niniejszym planie w innych pozycjach, które nie były zgłoszone do inwestycji.


Podobnie jak, że niniejszy dokument został opracowany w wyniku prac geodezyjnych i pomiarowych, których rezultaty zawiera opisanie techniczne, które jest zgodne z wymaganiami technicznymi i technologicznymi obowiązującymi w tym zakresie.

2015-08-02

Pracownia: Zbiórka
 ul. Żelazna 100, 01-650 Warszawa
 tel. 22 634 11 11
 fax. 22 634 11 12
 www.zbiorka.pl

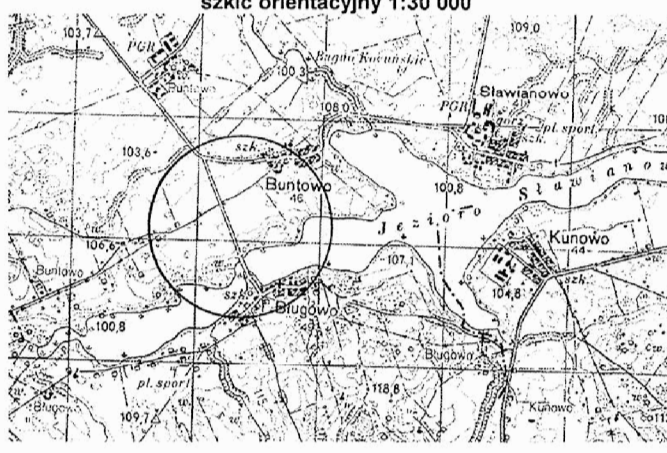

GEO-KONCEPT
 Al. Piłsudskiego 20, 01-412 Warszawa
 tel. 22 634 11 11
 www.geo-koncept.pl

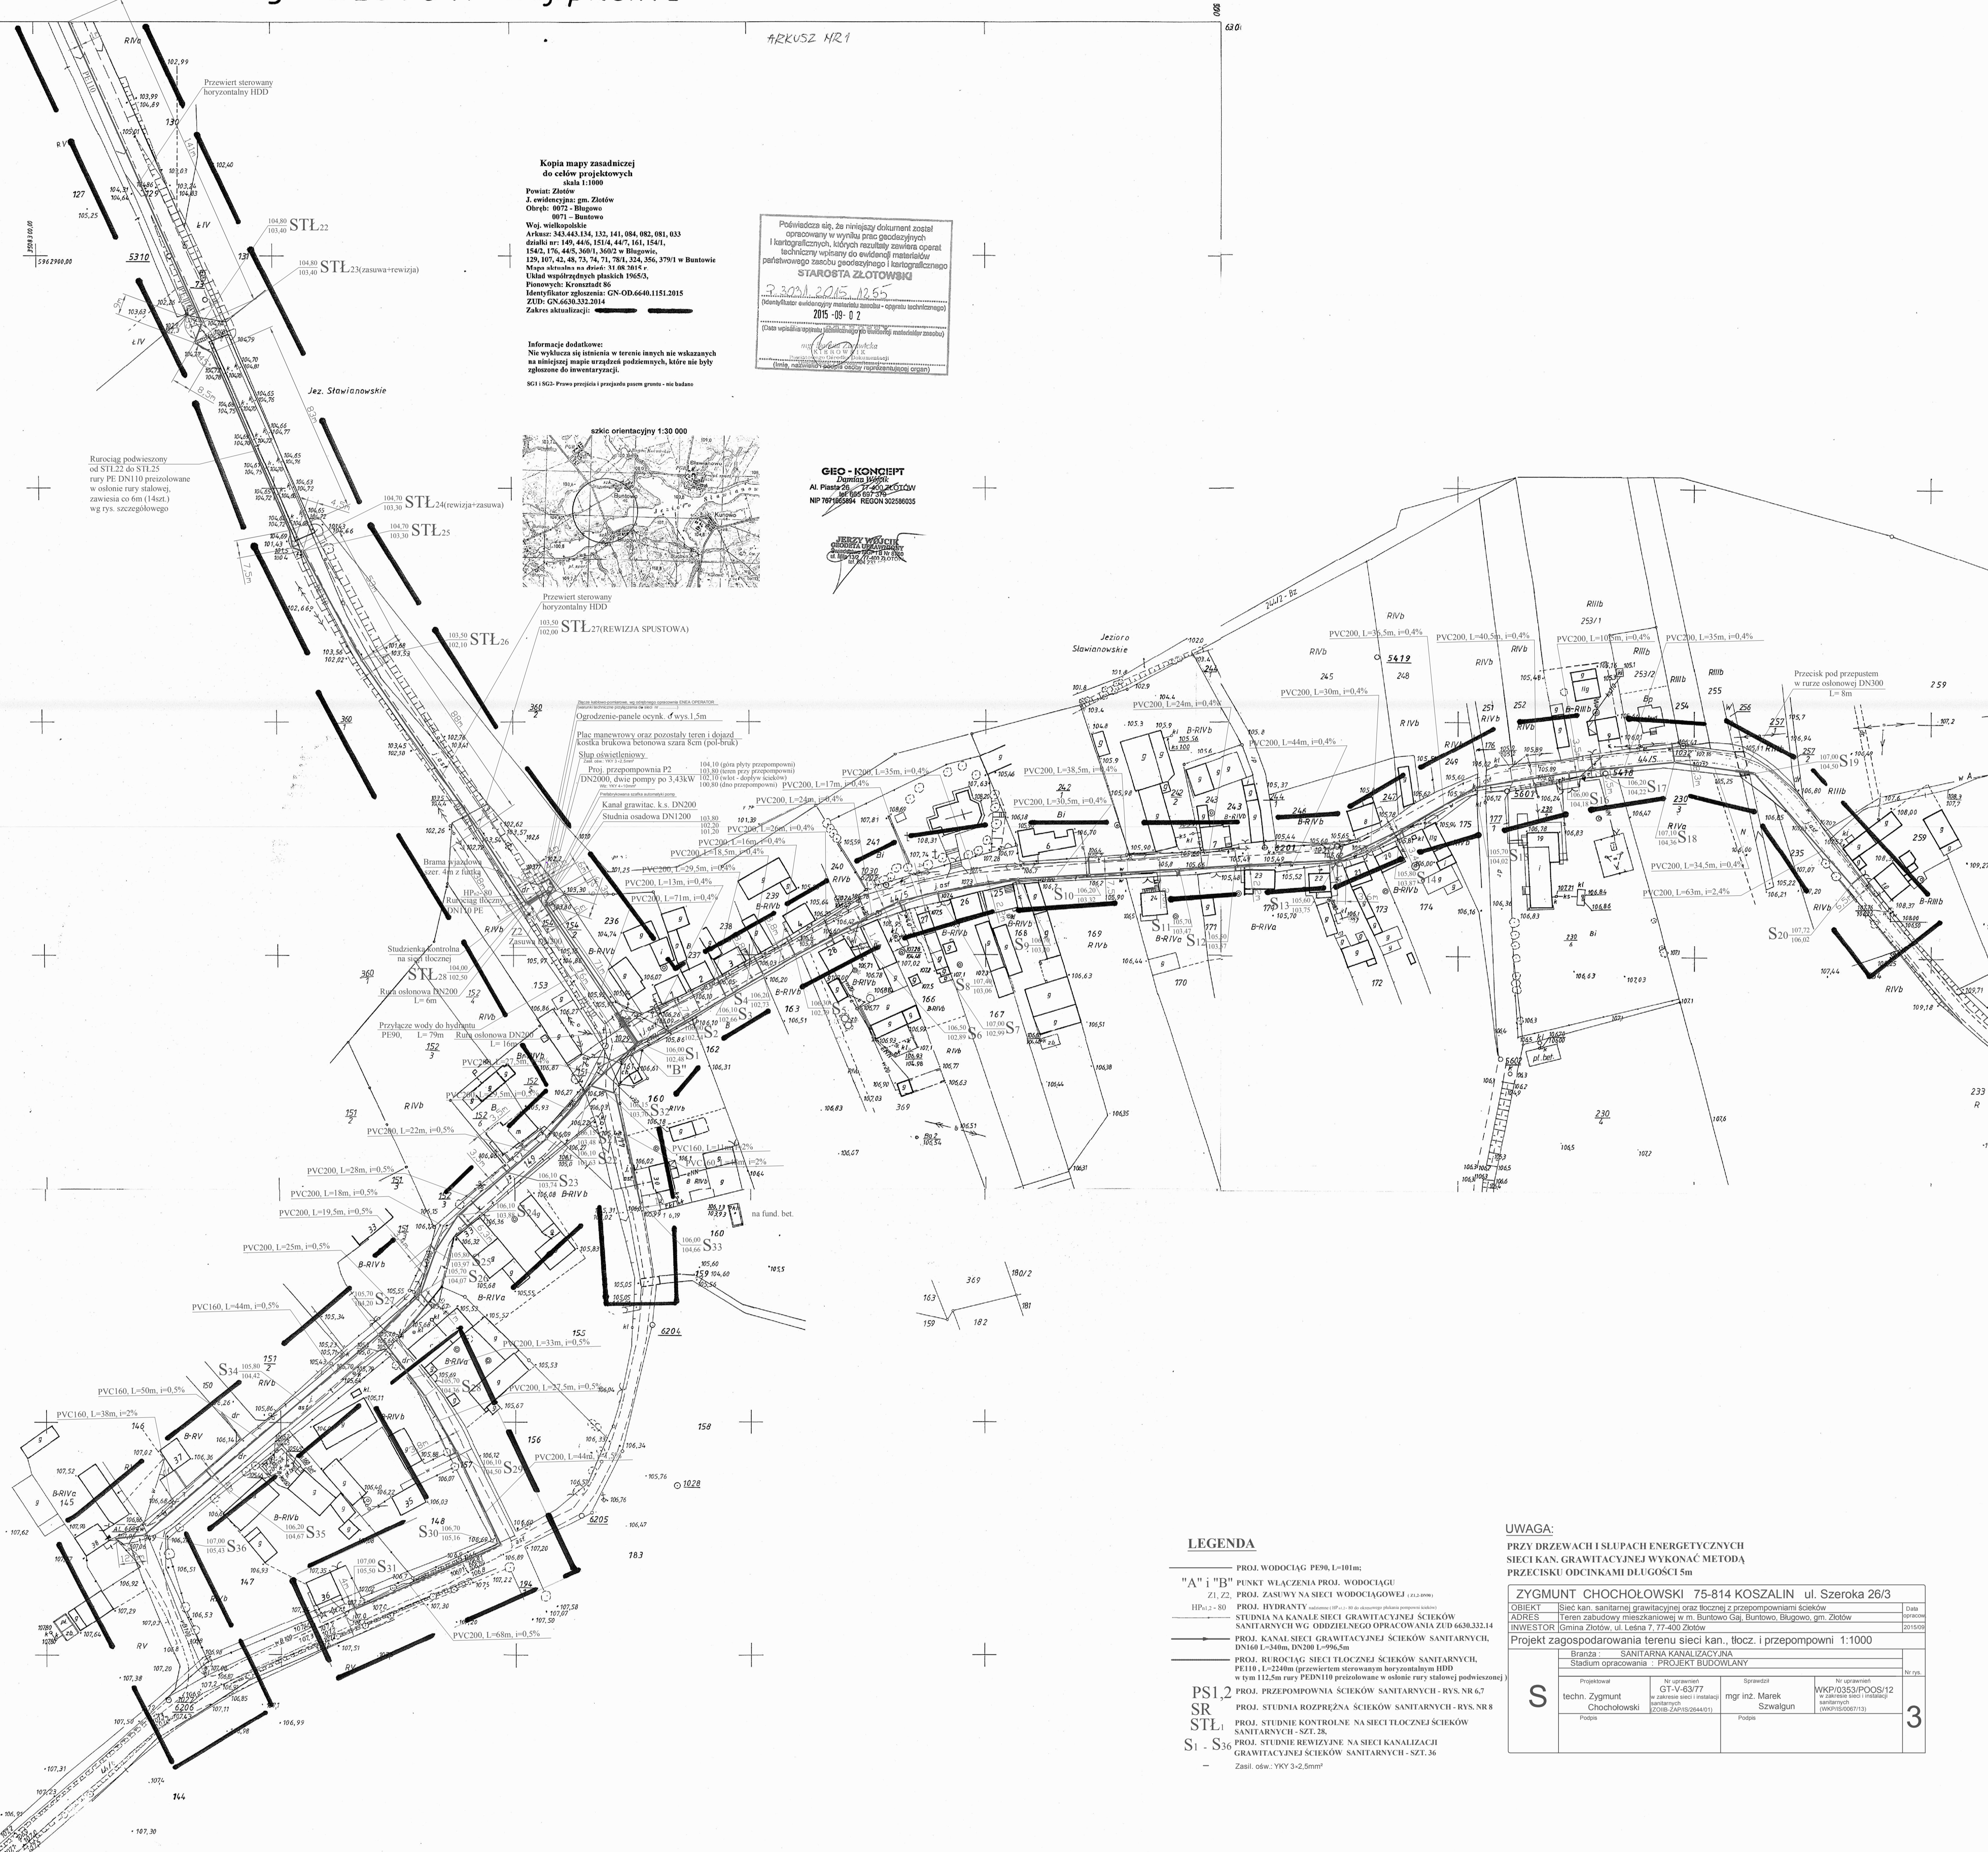

- LEGENDA**
- PROJ. WODOCIĄG PE100 L=100mm
 - PROJ. FENIKS WŁAZNA PROJ. WODOCIĄG
 - PROJ. ZAKWYNA NA SIECI WODOCIĄGOWEJ
 - PROJ. HYDRANTY
 - PROJ. STADIA NA KANALE SIECI GRAWITACYJNEJ SIECIÓW SANITARNYCH WŁ. OBRÓBKI I WŁ. OPERACYJNA
 - PROJ. KANAŁ SIECI GRAWITACYJNEJ SIECIÓW SANITARNYCH
 - PROJ. BURCOCIĄG SIECI TŁOCZNEJ SIECIÓW SANITARNYCH
 - PROJ. PRZEPOMIOWNIA SIECIÓW SANITARNYCH - RYS. NR 6.7
 - PROJ. STUDIUM ROZPRĘŻNA SIECIÓW SANITARNYCH - RYS. NR 8
 - PROJ. STUDIUM KONTROLNE NA SIECI TŁOCZNEJ SIECIÓW SANITARNYCH - SZI. 2K
 - PROJ. STUDIUM BEZWIĄZANE NA SIECI KANALIZACJI GRAWITACYJNEJ SIECIÓW SANITARNYCH - SZI. 3K

UWAGA:
 PRZY WZIEWACZACH I SŁUPACH ENERGETYCZNYCH SIECI KAN. GRAWITACYJNEJ WYKONAĆ METODĄ PRZECIŚMIKU ODCINKAMI DŁUGOŚCI 5m

ZYGMUNT CHOCHOŁOWSKI 75-814 KOSZALIN ul. Szeroka 26/3			
OBIEKT	Sieć kan. sanitarna grawitacyjnej oraz tłocznej z przepiępomianami ścieków	Data	
ADRES	Teren zabudowy mieszkaniowej w m. Burkowo Gaj, Burkowo, Błogowo, gm. Żuków	Przebieg	
INWESTOR	Gmina Żuków, ul. Leśna 7, 17-400 Żuków	Przebieg	
Projekt zagospodarowania terenu sieci kan., tłocz. i przepiępomni 1:1000			
Biuro: SANITARNY KANAŁ ZAPYKANA			
Siedziba: PRACOWNIA ZBIÓRKA			
S	Pracownik	mgr inż. Zygmun	mgr inż. Marek
	Technik	mgr inż. Zygmun	mgr inż. Marek
	Pracownik	mgr inż. Zygmun	mgr inż. Marek
	Technik	mgr inż. Zygmun	mgr inż. Marek