



Wymiary ogrodzenia

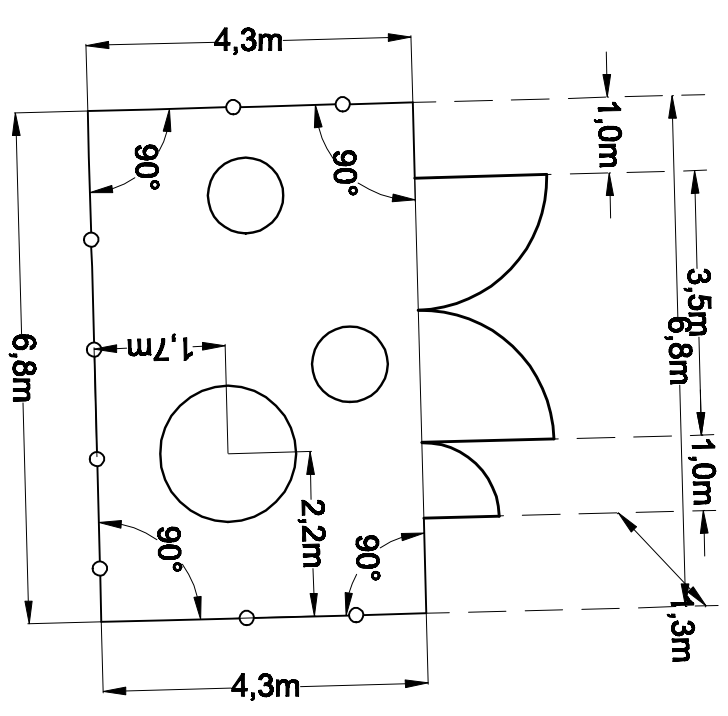

 "APIS" AUTORSKA PRACOWNIA INŻYNIERII SANITARNEJ 64-820 PłkA, ul. Kondratowicza 6; tel (67)212-00-88, fax (67)353-30-54, e-mail: apis@apis.pla.pl		Gmina Zółtów ul. Leśna 7, 77-400 Zółtów	
Zamawiający:		Investycja: Budowa sieci kanalizacji sanitarnej i drogi asfaltowej w miejscowości Dzierżążenka	
Branża: Sanitarna / elektryczna		Stadium: Projekt budowlany	
Stanowisko: Imię i nazwisko		Numer i zakres uprawnień budowlanych	
Projektował: mgr inż. Grzegorz Rodziewicz		uprawnienia budowlane do projektowania bez ograniczeń w specjaln. instalacjach w zakresie sieci, instalacji i urządzeń ciepłych, wentylacyjnych, gazowych, wodociągowych i kanalizacyjnych nr ewid. WKP/0143/PO/005/12	
Sprawdziła: mgr inż. Helena Rodziewicz		uprawnienia budowlane do projektowania bez ograniczeń w specjaln. instalacjach w zakresie sieci, instalacji i urządzeń ciepłych, wentylacyjnych, gazowych, wodociągowych i kanalizacyjnych nr ewid. WKP/0114/PO/005/08	
Projektował (instal. elektr.): tech. el. Adam Siatkowski		uprawnienia budowlane do projektowania w specjalności sieci i instalacji elektrycznych nr ewid. UAH-4345680584	
Treść rysunku Projekt zagospodarowania terenu - zagospodarowanie terenu pompowni ścieków		Skala 1:100	Data kwiecień 2017
		Nr rys. 02	Rev: A