

**"APIS" AUTORSKA PRACOWNIA INŻYNIERII SANITARNEJ**

64-920 PIŁA, ul. Kondratowicza 6; tel (67)212-00-88, fax (67)353-30-54, e-mail: apis@apis.pila.pl

Zamawiający: Gmina Złotów
ul. Leśna 7, 77-400 Złotów


Inwestycja: Budowa sieci kanalizacji sanitarnej i drogi asfaltowej w miejscowości Dzierżążenka

Branża: Sanitarna Stadium: Projekt budowlany

Stanowisko:	Imię i nazwisko	Numer i zakres uprawnień budowlanych	Podpis
Projektował:	mgr inż. Grzegorz Rodziewicz	uprawnienia budowlane do projektowania bez ograniczeń w specjal. instalacyjnej w zakresie sieci, instalacji i urządzeń ciepłych, wentylacyjnych, gazowych, wodociagowych i kanalizacyjnych nr ewid. WKP/0143/PCOS/12	
Sprawdziła:	mgr inż. Helena Rodziewicz	uprawnienia budowlane do projektowania bez ograniczeń w specjal. instalacyjnej w zakresie sieci, instalacji i urządzeń ciepłych, wentylacyjnych, gazowych, wodociagowych i kanalizacyjnych nr ewid. WKP/0114/PCOS/06	
Treść rysunku		Skala 1:100	Data kwiecień 2017
Profil podłużny przyłącza wodociagowego		Nr rys. 08	Rev: A

UWAGA:

1. Profile podłużne rozpatrywać łącznie z projektem zagospodarowania terenu oraz opisem technicznym.
2. Przyjęto zwyczajowe zagłębienie istniejącej infrastruktury podziemnej. 1 m przed i za miejscem przewidywanej lokalizacji istniejącego uzbrojenia podziemnego wykop wykonać ręcznie.
3. Istniejące kable energetyczne i telekomunikacyjne zabezpieczyć rurą dwudzielną tworzywową.

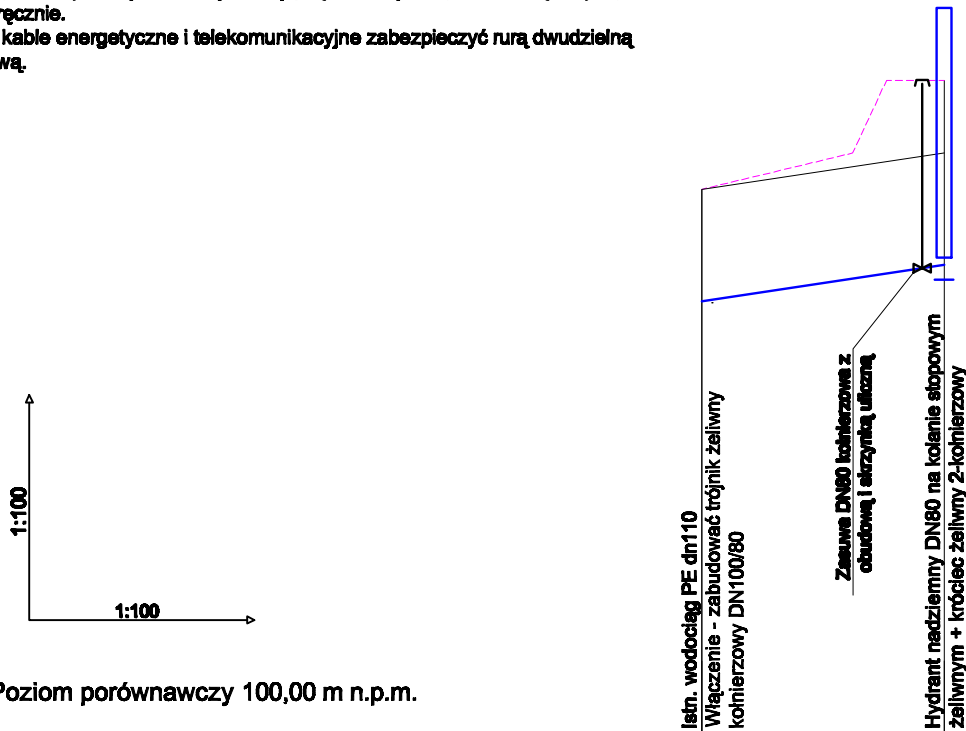

Rzędna terenu projektowanego	107,50	107,50	108,00	109,00
Rzędna terenu istniejącego	107,50	107,50	108,00	109,00
Rzędna osi wodociągu [m]	105,95	107,50	108,00	109,00
Zagłębienie osi wodociągu	1,55			2,54
Spadek			150 ‰	
	Odległości [m]		L=3,7	
Materiał	90×5,4 PE100RC SDR17			
Długość trasy [m]	0,0	2,1	2,5	3,7
	Wf			Hp