


ZESTAWIENIE POMIĘSZCZEŃ				
NR. POK.	NAZWA POMIĘSZCZENIA	ROZMIAR POKOJÓW	POM. Użytkowe	POM. Podłog.
1.01	Sala świąteczna	14,02	14,02	
1.02	Arkus kuch.	24,98	24,98	
1.03	Komunikacja	6,65	6,65	
1.04	Kuchnia	6,06	6,06	
1.05	Korridor	9,73	9,73	
1.06	Komunikacja	3,04	3,04	
1.07	Wc. męskie	10,22	10,22	
1.08	Wc. żeńskie	5,42	5,42	
1.09	Hol	16,76	16,76	
1.10	Przedpok. do W. serwal.	3,08	3,08	
1.11	Wc. damskie	6,65	6,65	
1.12	Pom. gospodarcze	2,97	2,97	
<b>OGÓLNE SUMY POMIĘSZCZEŃ</b>			<b>230,38</b>	<b>230,38</b>

**SZ1** SOANNA ZEWNĘTRZNA U-60, 1250x1000x1000  
 Wersyjny od wersji 1  
 gładz gipsowa z powłoką malarską (farba białkowa)  
 Tylny maszynowy gipsowy typu KNAUF-MP75 lub równoważny gr. 1,0cm  
 ściana z bloczków z betonu kominkowego gotowy Yonig Forte (A40, 110W/mk) na klej lub równoważny styropian EPS 70 gr. 12cm (λ=0,032W/mK)  
 siatka alkaliczna + 2x klej do siatki  
 siatka granulicyjny typu Cersipak lub równoważny tylny strukturalny Ypufbarnek (1.5mm) nakładany maszynowo  
 2x farba elewacyjna typu KEMAL SOLDALIT wraz z gumierem lub równoważca

- instalacja kanalizacji sanitarnej w posadzce
- - - - - instalacja kanalizacji sanitarnej podstropowej
- PVCu-S Ø160** - materiał i średnica rury
- >E2,0%** - wartość i kierunek spadku rury
- K1** - pion kanalizacji sanitarnej
- PVCØ110** - numer pionu kanalizacji sanitarnej
- materiał i średnica pionu

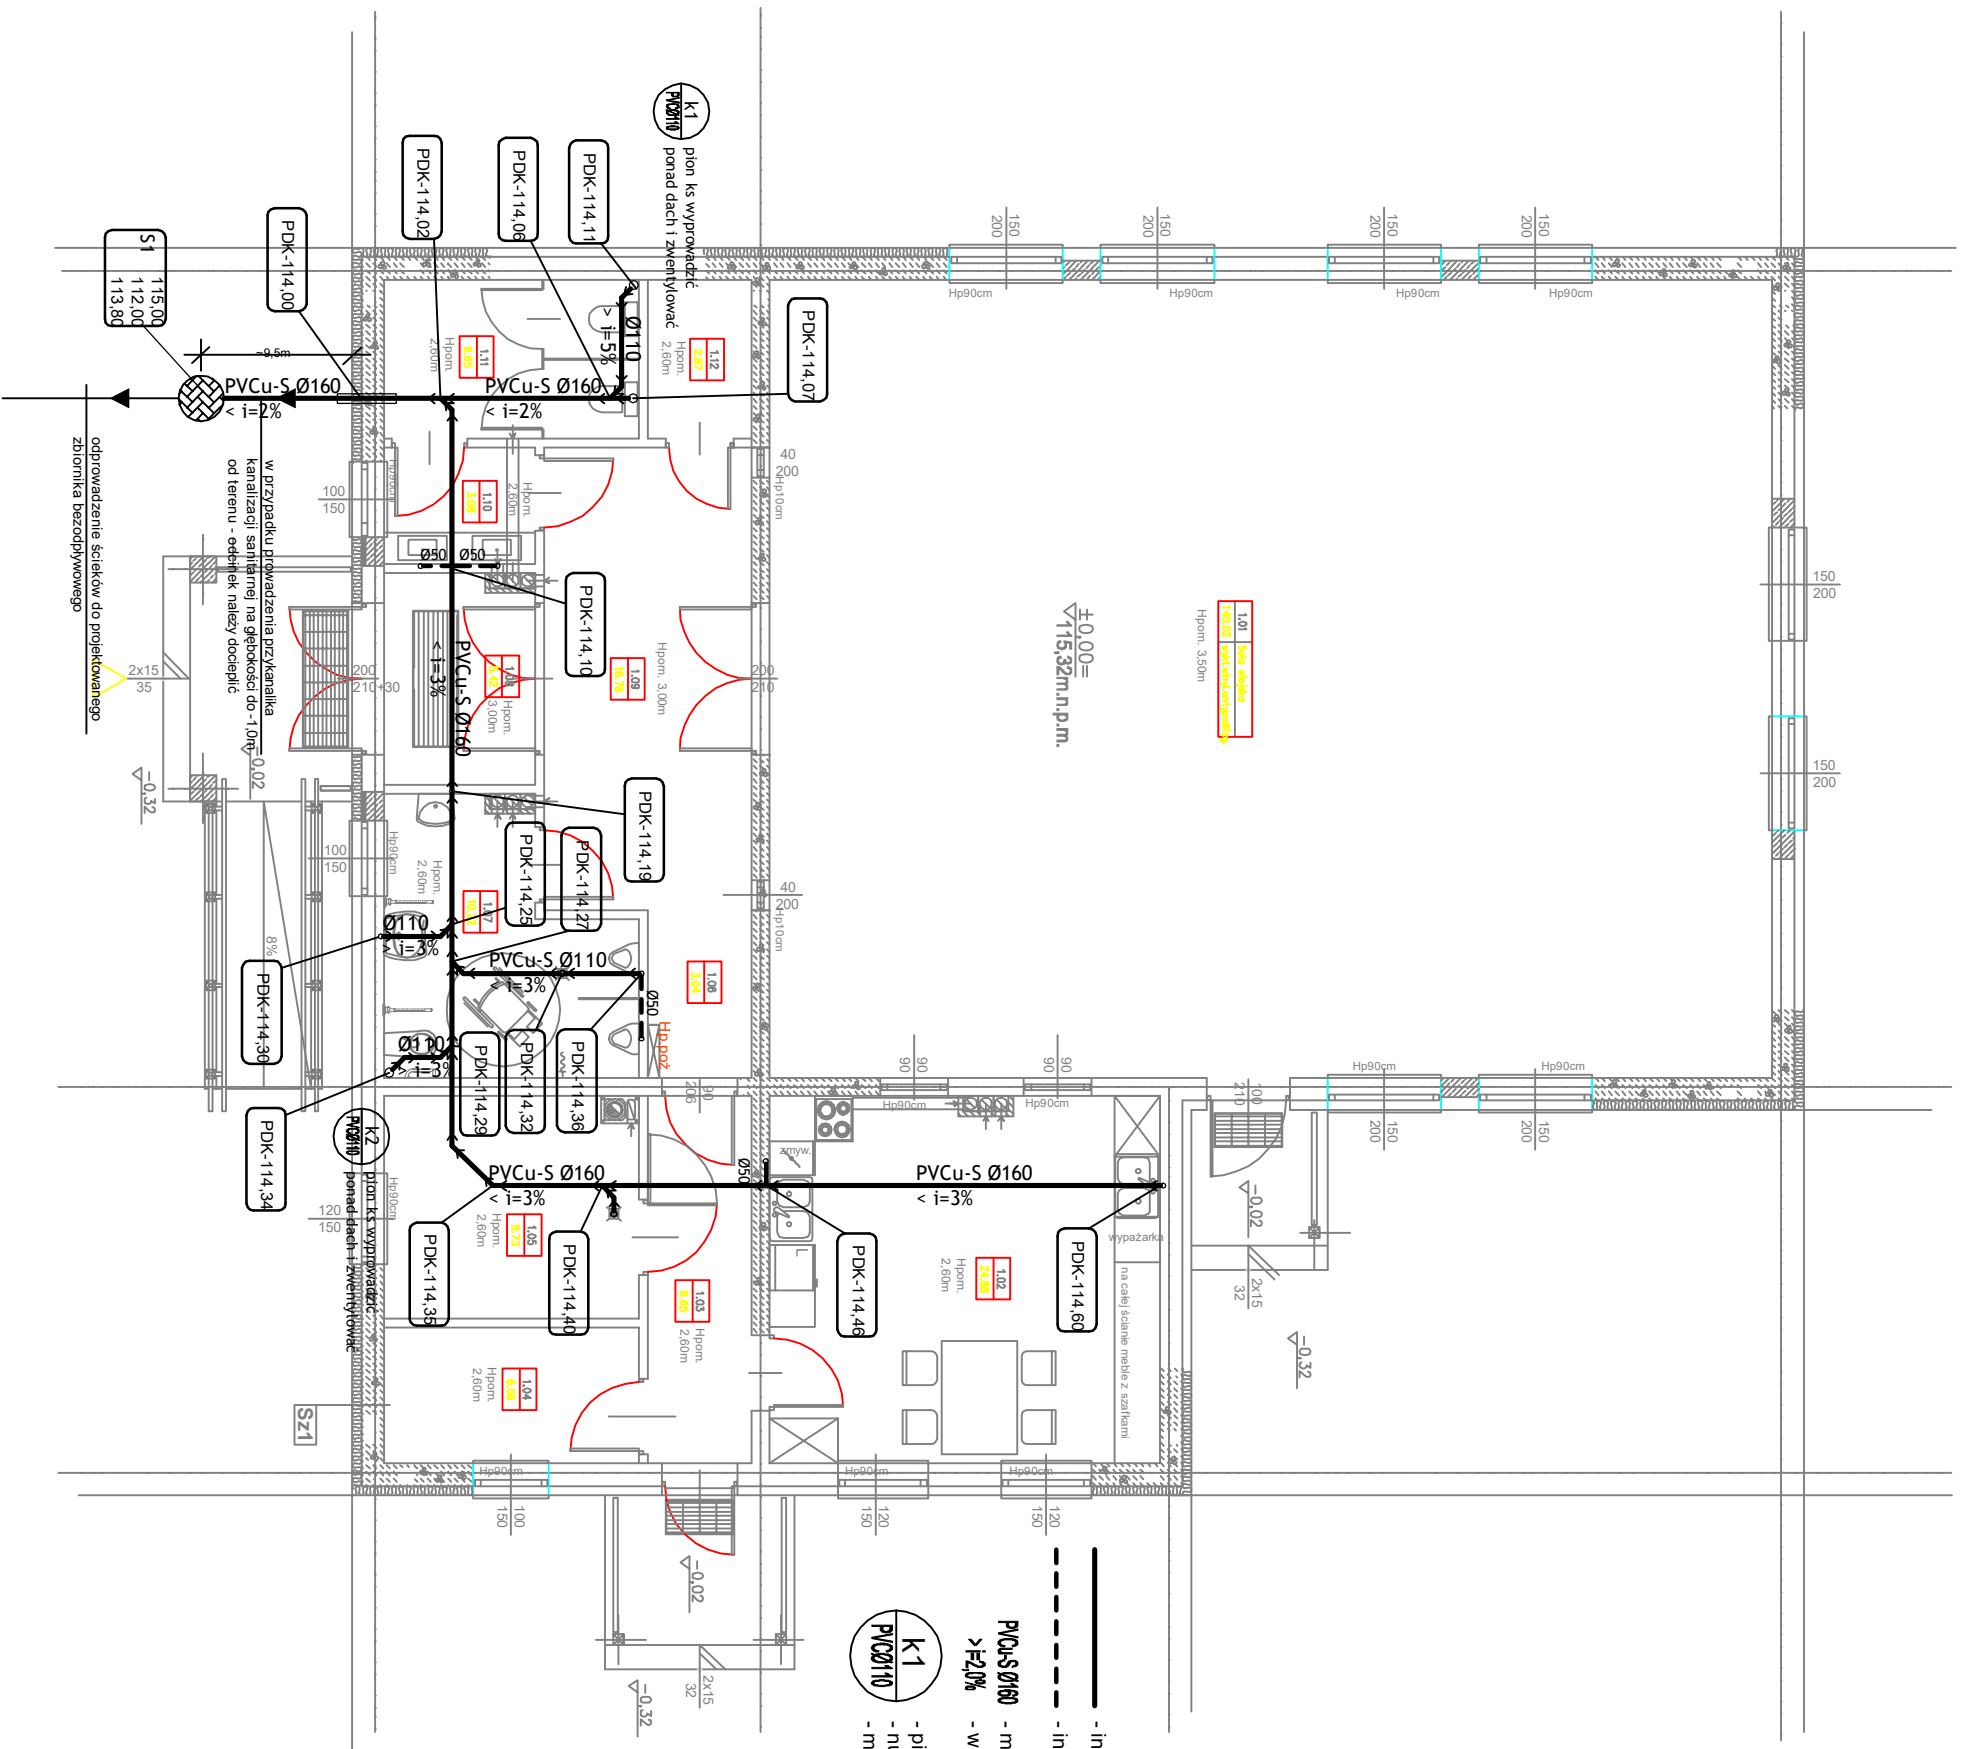

**PRZEDSIĘBIORSTWO HANDLOWO-USŁUGOWE**  
**"ZODIAR" - EWA ZAWISTOWSKA**  
 ul. Złotywców Wątu Pomorskiego 41; 64-965 Okonek  
 tel./fax 67 266 91 18, kom. 695 385 007  
 e-mail: ewa9@o2.pl

**PROJEKT ZAMIENNY**

TEMAT: RZUT PARTERU-INSTALACJA KANAL.SANIT.  
 OBIEKT: Świetlica Wiejska w Stawnicy, gmina Złotów  
 INWESTOR: Gmina Złotów  
 ul. Leśna 7  
 77-400 Złotów

STADIUM: PROJEKT BUDOWLANY  
 BRANŻA: SANITARNA

AUTORZY DOKUMENTACJI:  
 BRANŻA IMIĘ I NAZWISKO PODPIS  
 Projektant: inż. ELŻBIETA JANIK nr upr. WKP/0266/POOS/14  
 Sprawdzający: mgr inż. TOMASZ PRZEWOŹNY nr upr. WKP/0149/PWOS/04  
 NR RYSUNKU: S-02 SKALA: 1:100 DATA OPRACOWANIA: 03/2018